



RYS NR 1  
ceT

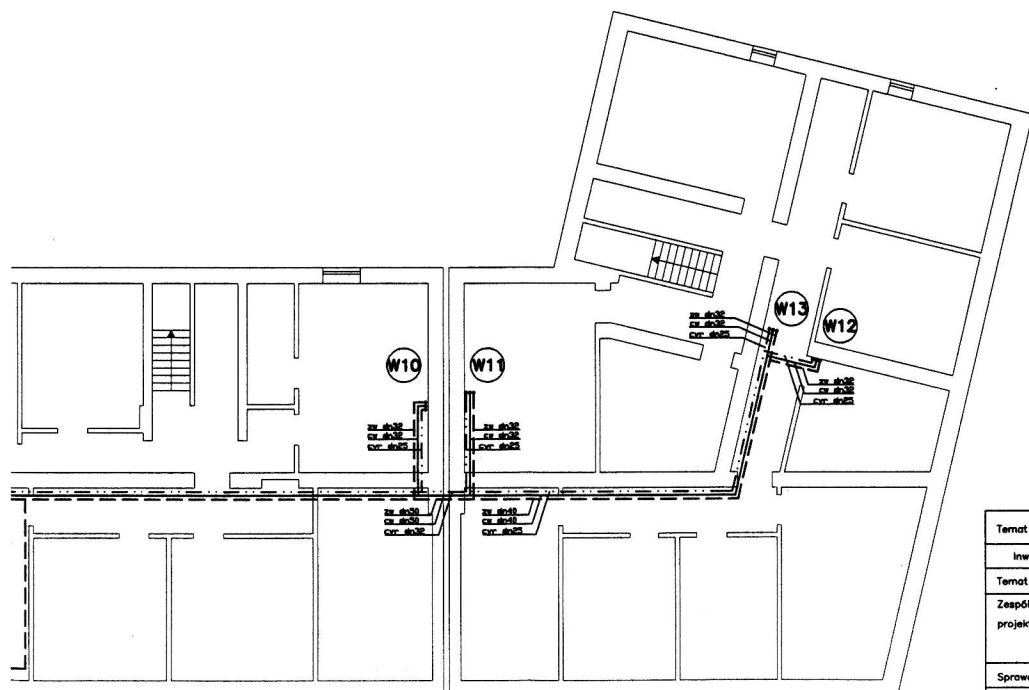



Temat projektu:		PROJEKT WEWNĘTRZNEJ INSTALACJI WOODNEJ		
Inwestor:		ZGMR UL. DR. L. MENDEGO 2, 44-300 WODZISŁAW ŚLĄSKI		
Temat rysunku:		RZUT PIWNIC		
Zespół projektowy:	mgr inż. Mariusz Kacprzyk	nr upr.		data: 09/2005
	inż. Marcin Tarasiewicz	nr upr.		skala: 1:100
Sprawdził:	mgr inż. Wojciech Brawczyński	nr upr.	1768/94	nr rysunku: 1
	mgr inż. Andrzej Bączkowiak	nr upr.	217/92	

RYS NR 1  
cz II

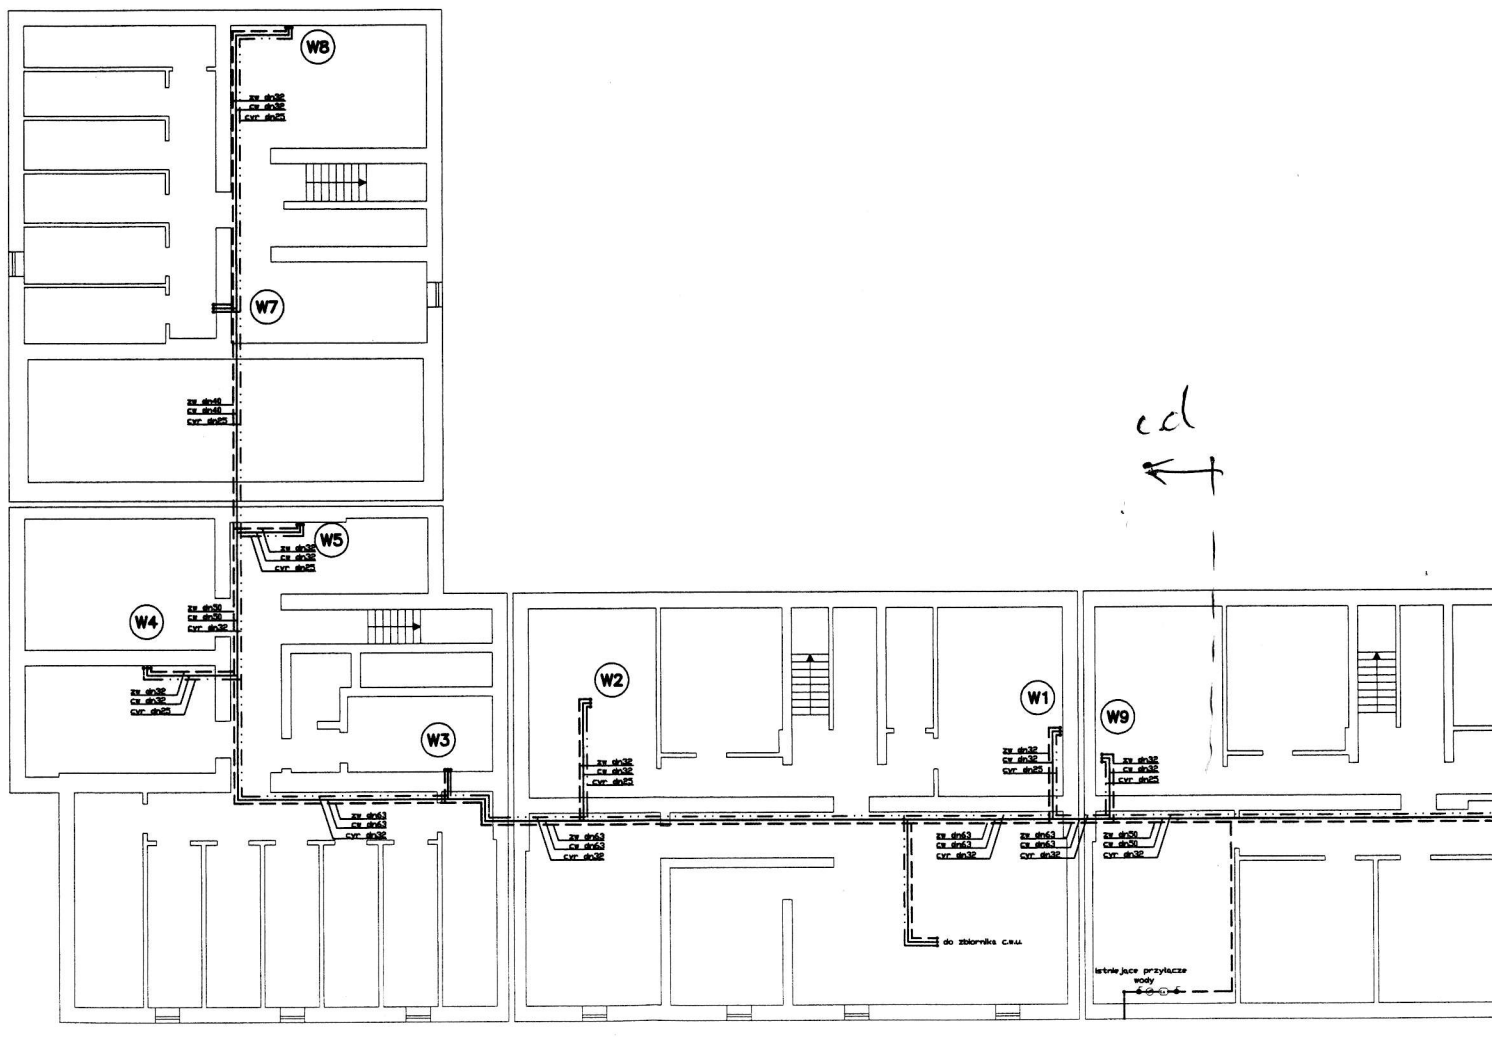


RYS NR 2

27

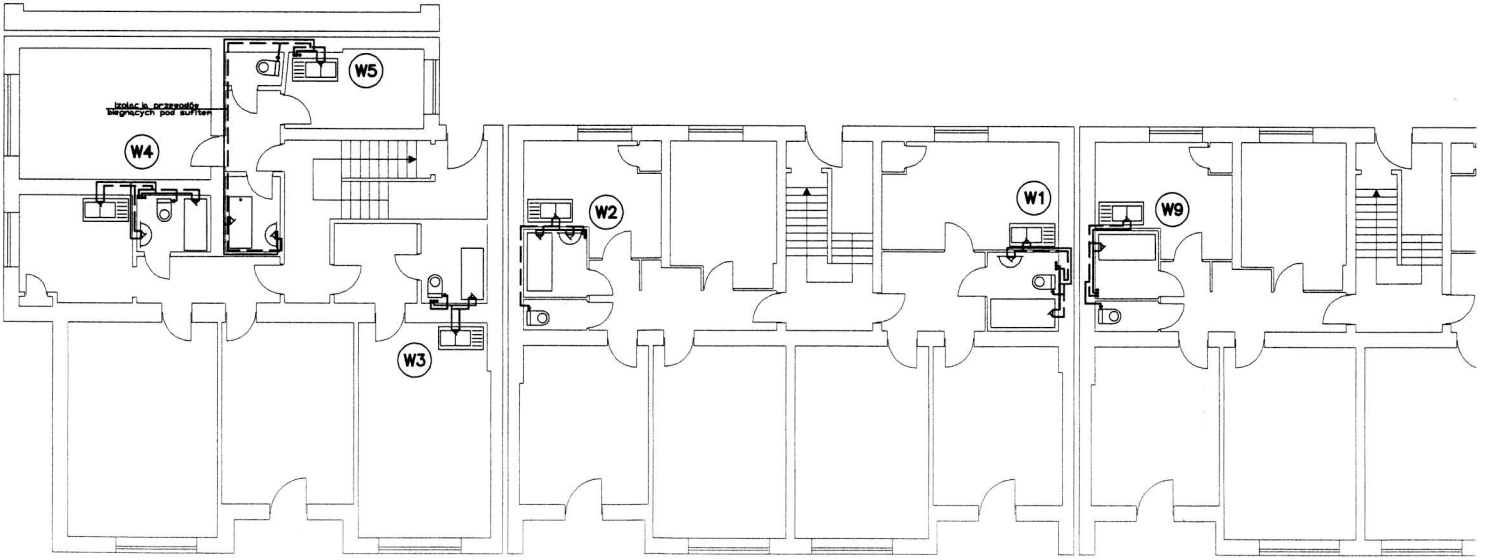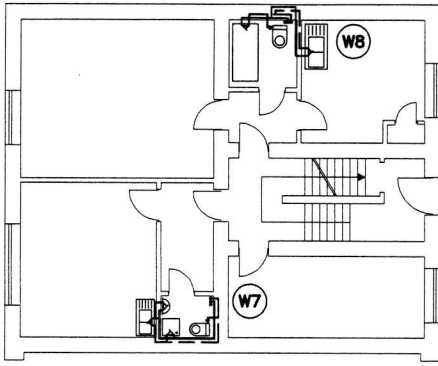

RYS NR 2

27

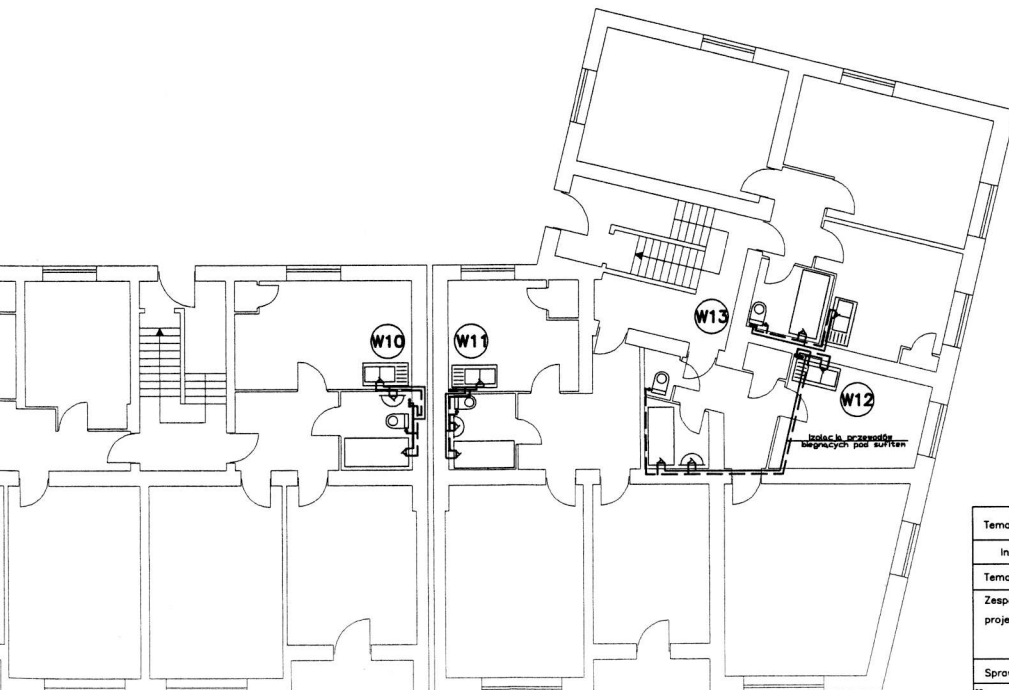


Temat projektu:	PROJEKT WEWNĘTRZNEJ INSTALACJI WODNEJ			
Inwestor:	ZGMR UL. DR L. MENDEGO 2, 44-300 WODZISŁAW ŚLĄSKI			
Temat rysunku:	RZUT PARTERU			
Zespół projektowy:	mgr inż. Mariusz Kacprzyk	nr upr.		data: 09/2005
	inż. Marcin Tarasiewicz	nr upr.		skala: 1:100
	mgr inż. Wojciech Breczynski	nr upr.	1768/94	nr rysunku: 2
Sprawdził:	mgr inż. Andrzej Bączkiewicz	nr upr.	217/92	

RYS NR 3


cz 2

c.d.

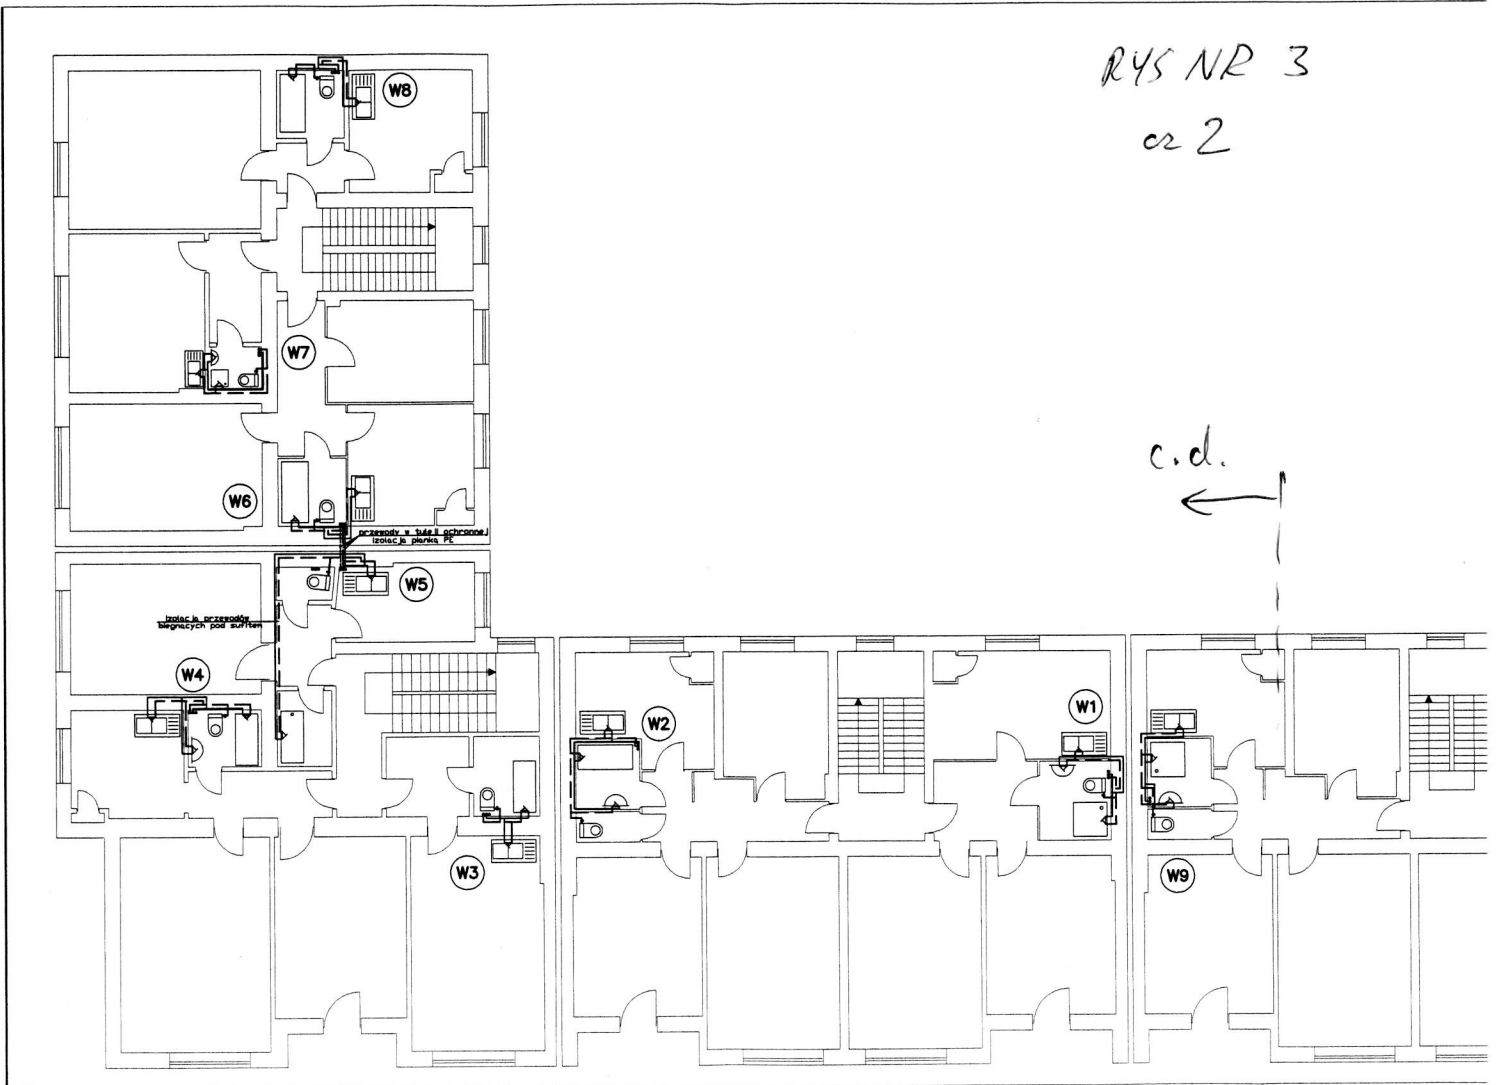


RYS NR 3

cz 1

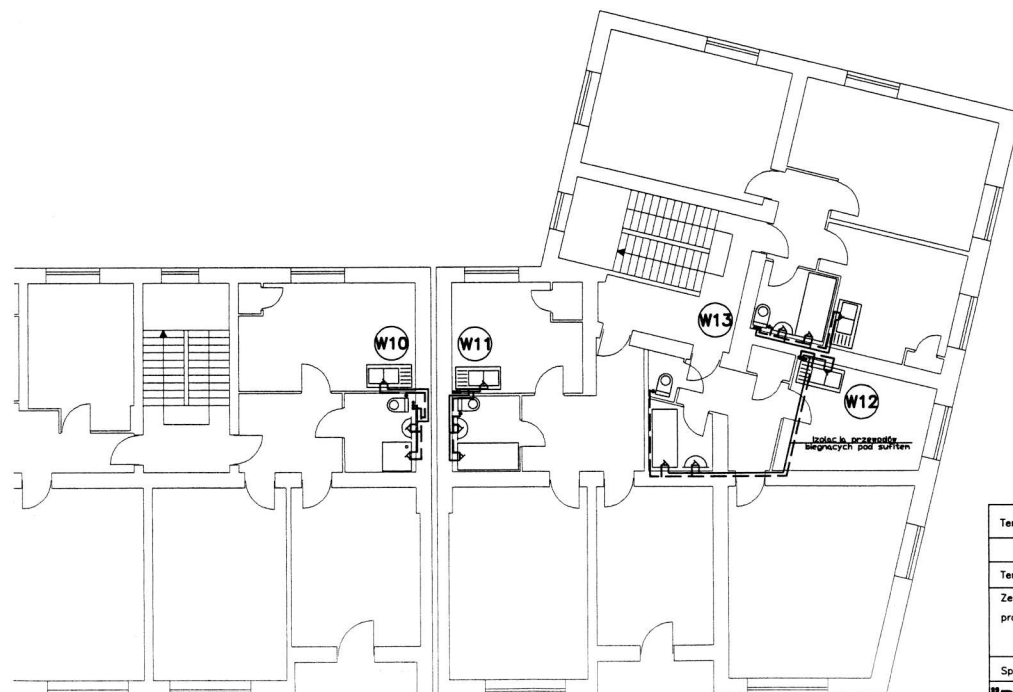


Temat projektu:	PROJEKT WEWNĘTRZNEJ INSTALACJI WODNEJ			
Inwestor:	ZGMIR UL. DR. L. MENDEGO 2, 44-300 WODZISŁAW ŚLĄSKI			
Temat rysunku:	RZUT I PIĘTRA			
Zespół projektowy:	mgr inż. Mariusz Kacprzyk	nr upr.		data: 09/2005
	inż. Marcin Tarasiewicz	nr upr.		skala: 1:100
	mgr inż. Wojciech Brewczynski	nr upr.	1768/94	nr rysunku: 3
Sprawił:	mgr inż. Andrzej Bączkowiak	nr upr.	217/92	

"PROEKO" PRACOWNIA PROJEKTOWA 44-200 RYBNIK UL. RUDZKA 2B

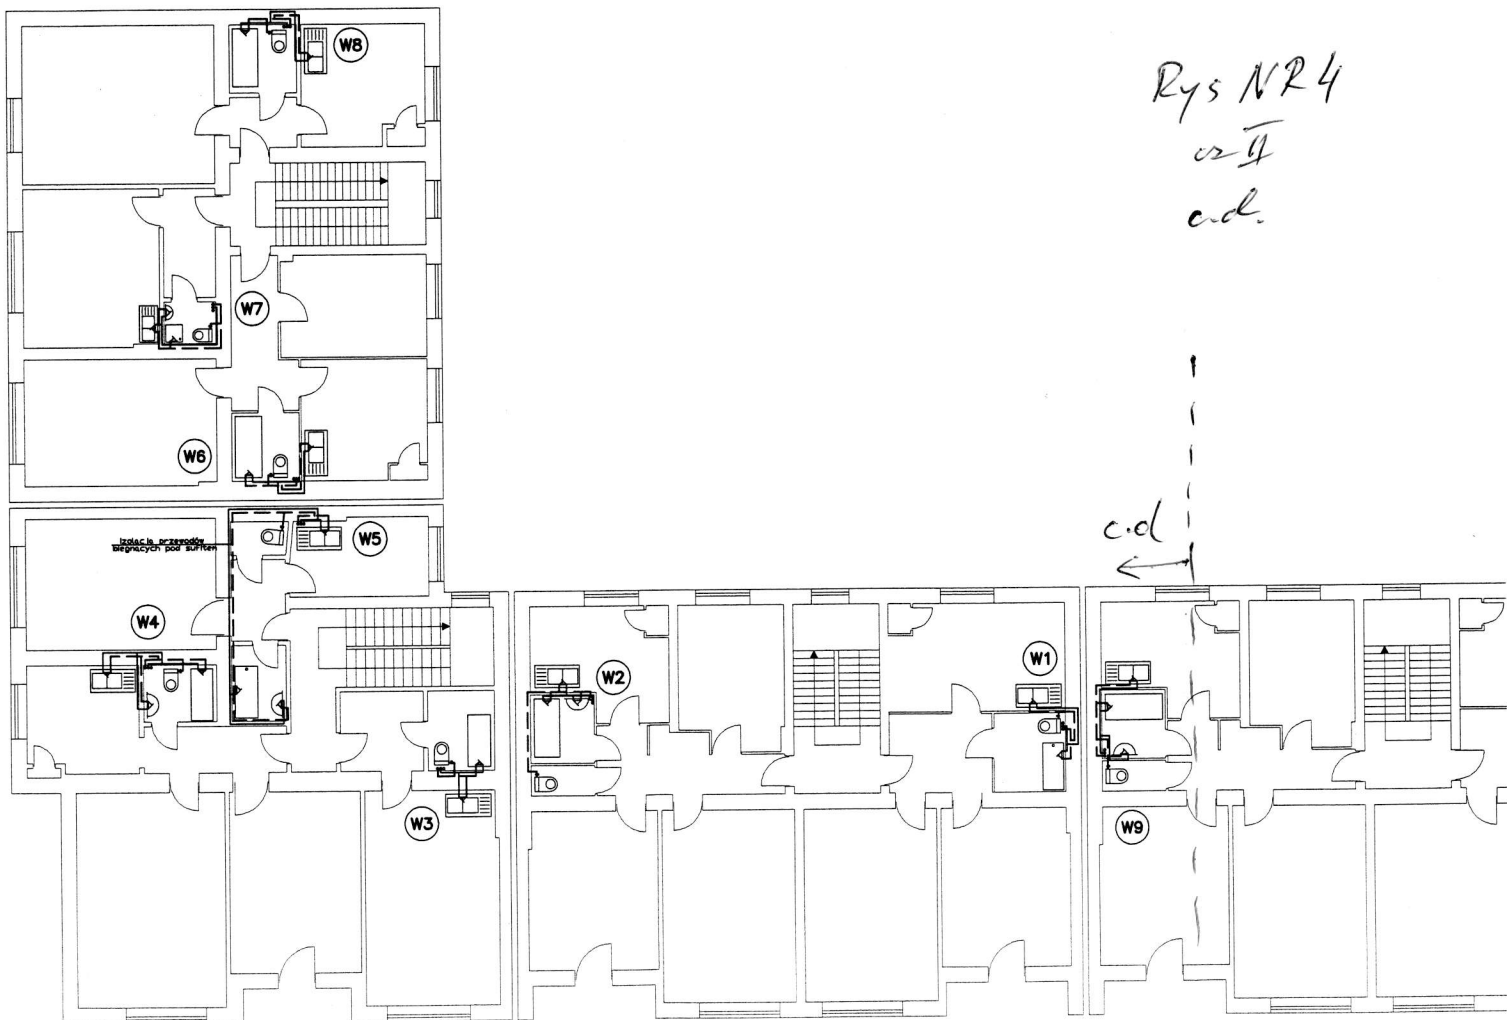

Rys NR 4  
c2T  
c.d.

c.d.  
←

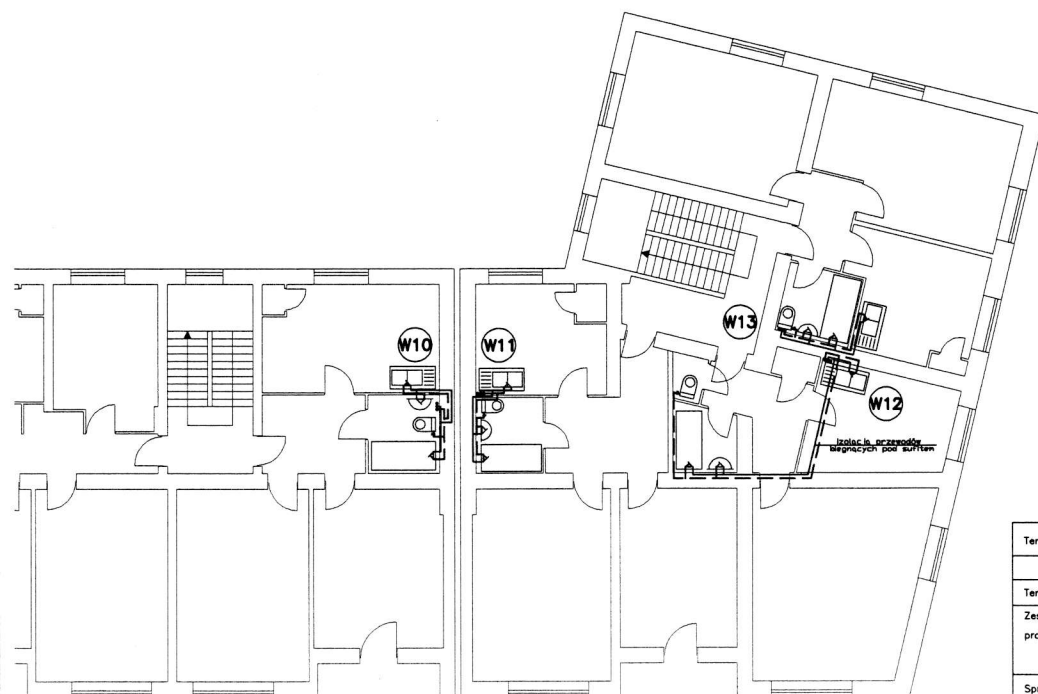


c2T

RYS NR 4

Temat projektu:	PROJEKT WEWNĘTRZNEJ INSTALACJI WODNEJ		
Inwestor:	ZGMIR UL. DR. L. MENDEGO 2, 44-300 WODZISŁAW ŚLĄSKI		
Temat rysunku:	RZUT II PIĘTRA		
Zespół projektowy:	mgr inż. Mariusz Kacprzyk	nr upr.	data: 09/20
	inż. Marcin Tarasiewicz	nr upr.	skala: 1:100
	mgr inż. Wojciech Breczynski	nr upr. 1768/94	nr rysunku: 4
Sprawił:	mgr inż. Andrzej Bączkiewicz	nr upr. 217/92	


Rys nr 5  
cz II c.d.

W8 W7 W6

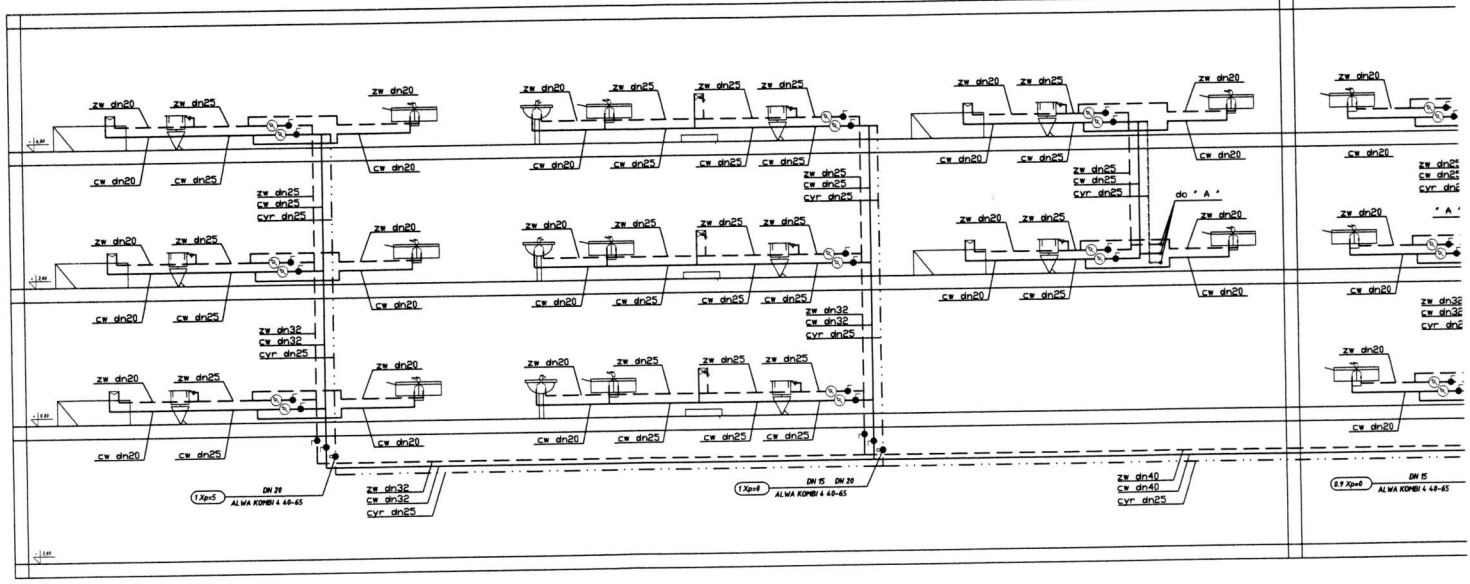

Rys nr 5  
cz I

W5 W4 W3

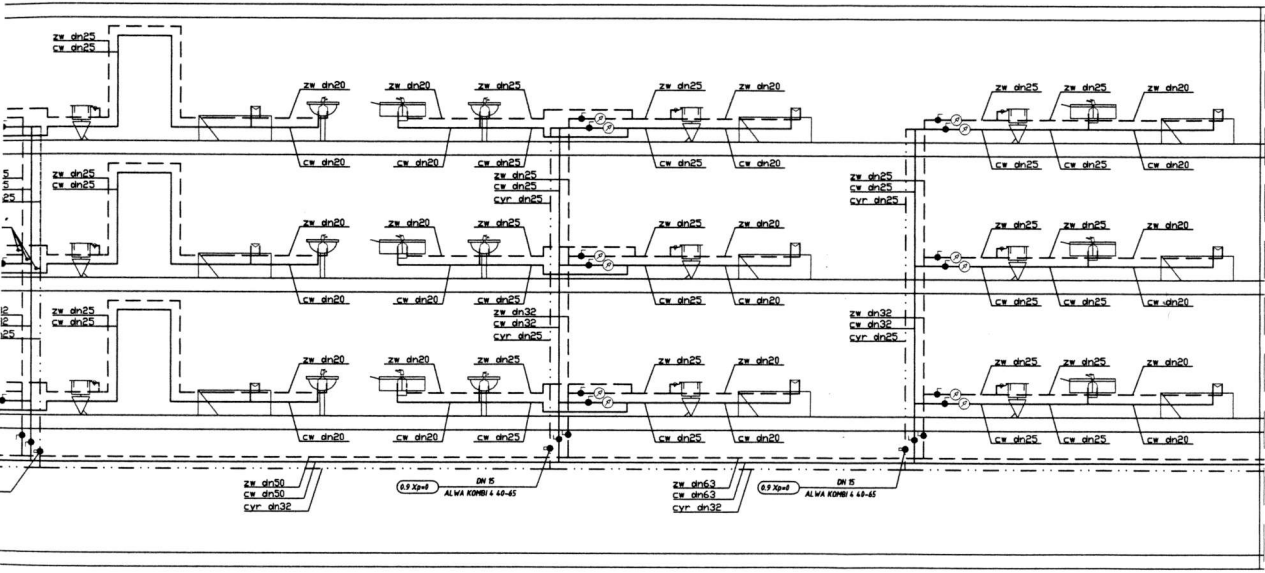

Temat projektu:		PROJEKT WEWNĘTRZNEJ INSTALACJI WODNEJ		
Inwestor:		ZGMIR UL. DR. L. MENDEGO 2, 44-300 WODZISŁAW ŚLĄSKI		
Temat rysunku:		ROZWIINIĘCIE INSTALACJI WODNEJ CZĘŚĆ 1		
Zespół projektowy:	mgr inż. Mariusz Kacprzyk	nr upr.		data: 09/2005
	inż. Marcin Tarasiewicz	nr upr.		skala: -
Sprawdził:	mgr inż. Wojciech Brawczyński	nr upr.	1768/94	nr rysunku: 5
	mgr inż. Andrzej Bączkiewicz	nr upr.	217/92	
"PROEKO" PRACOWNIA PROJEKTOWA 44-200 RYBNIK UL. RUDZKA 28				

221


Роспись монтажников 02.2

Р.С. Н.Р. Г.

W12

W13

сд.

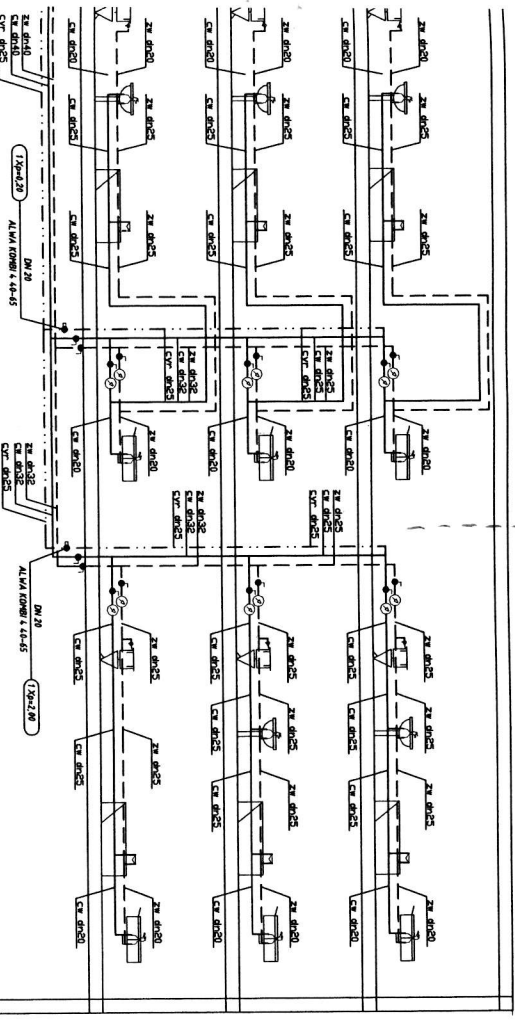

02 II

Розуміє установка водної ор 2


045 NR 6.




W10

W11

W12

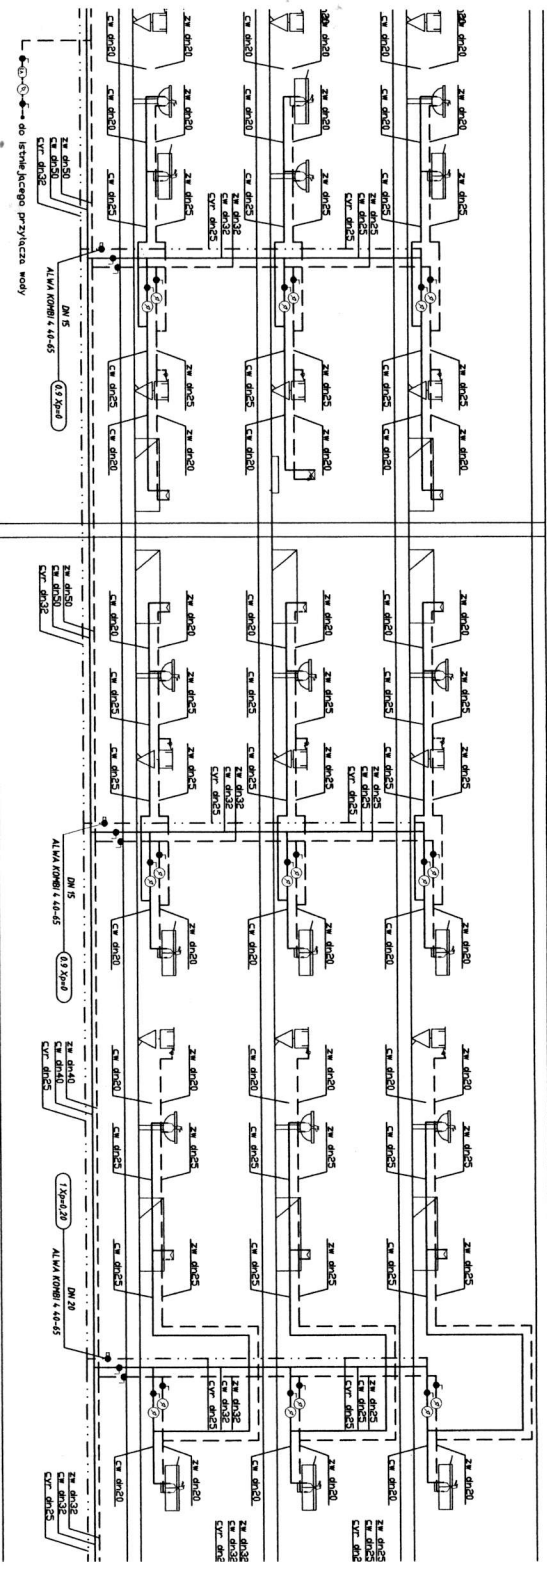



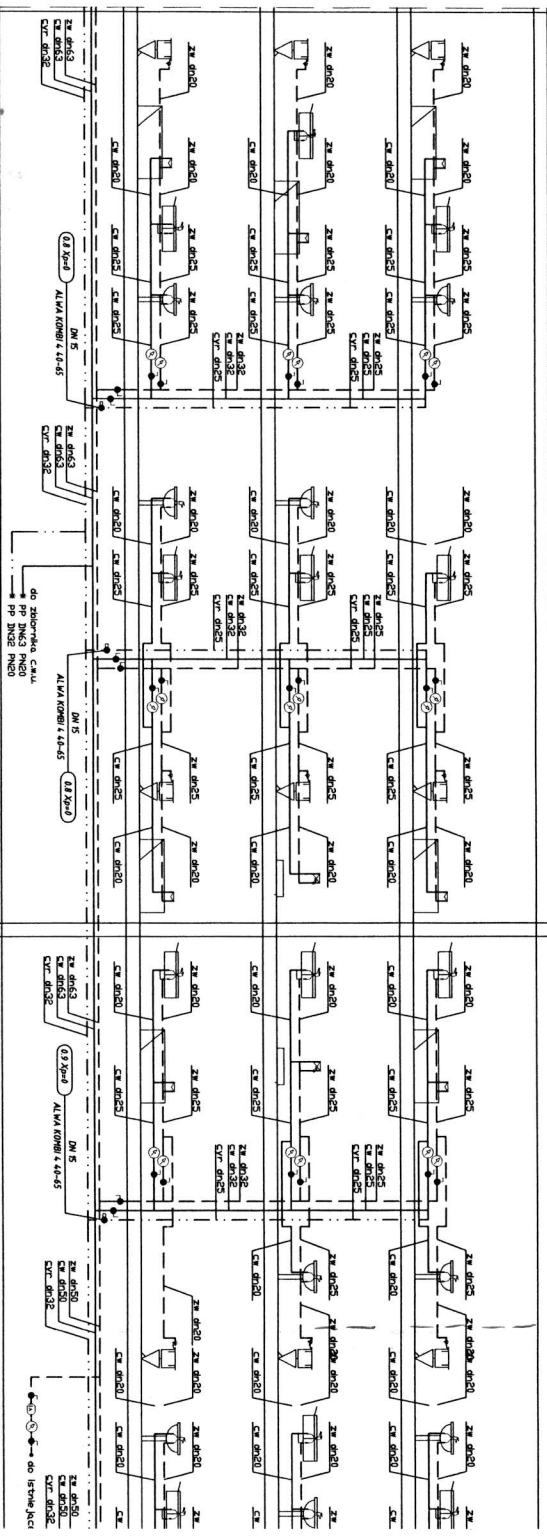

W2

W1

W9

ed |

*Rozmírky vstupů  
vedoucí z 2  
PYS NR 6  
cz III*

*Rozmírky vstupů  
vedoucí z 2*